


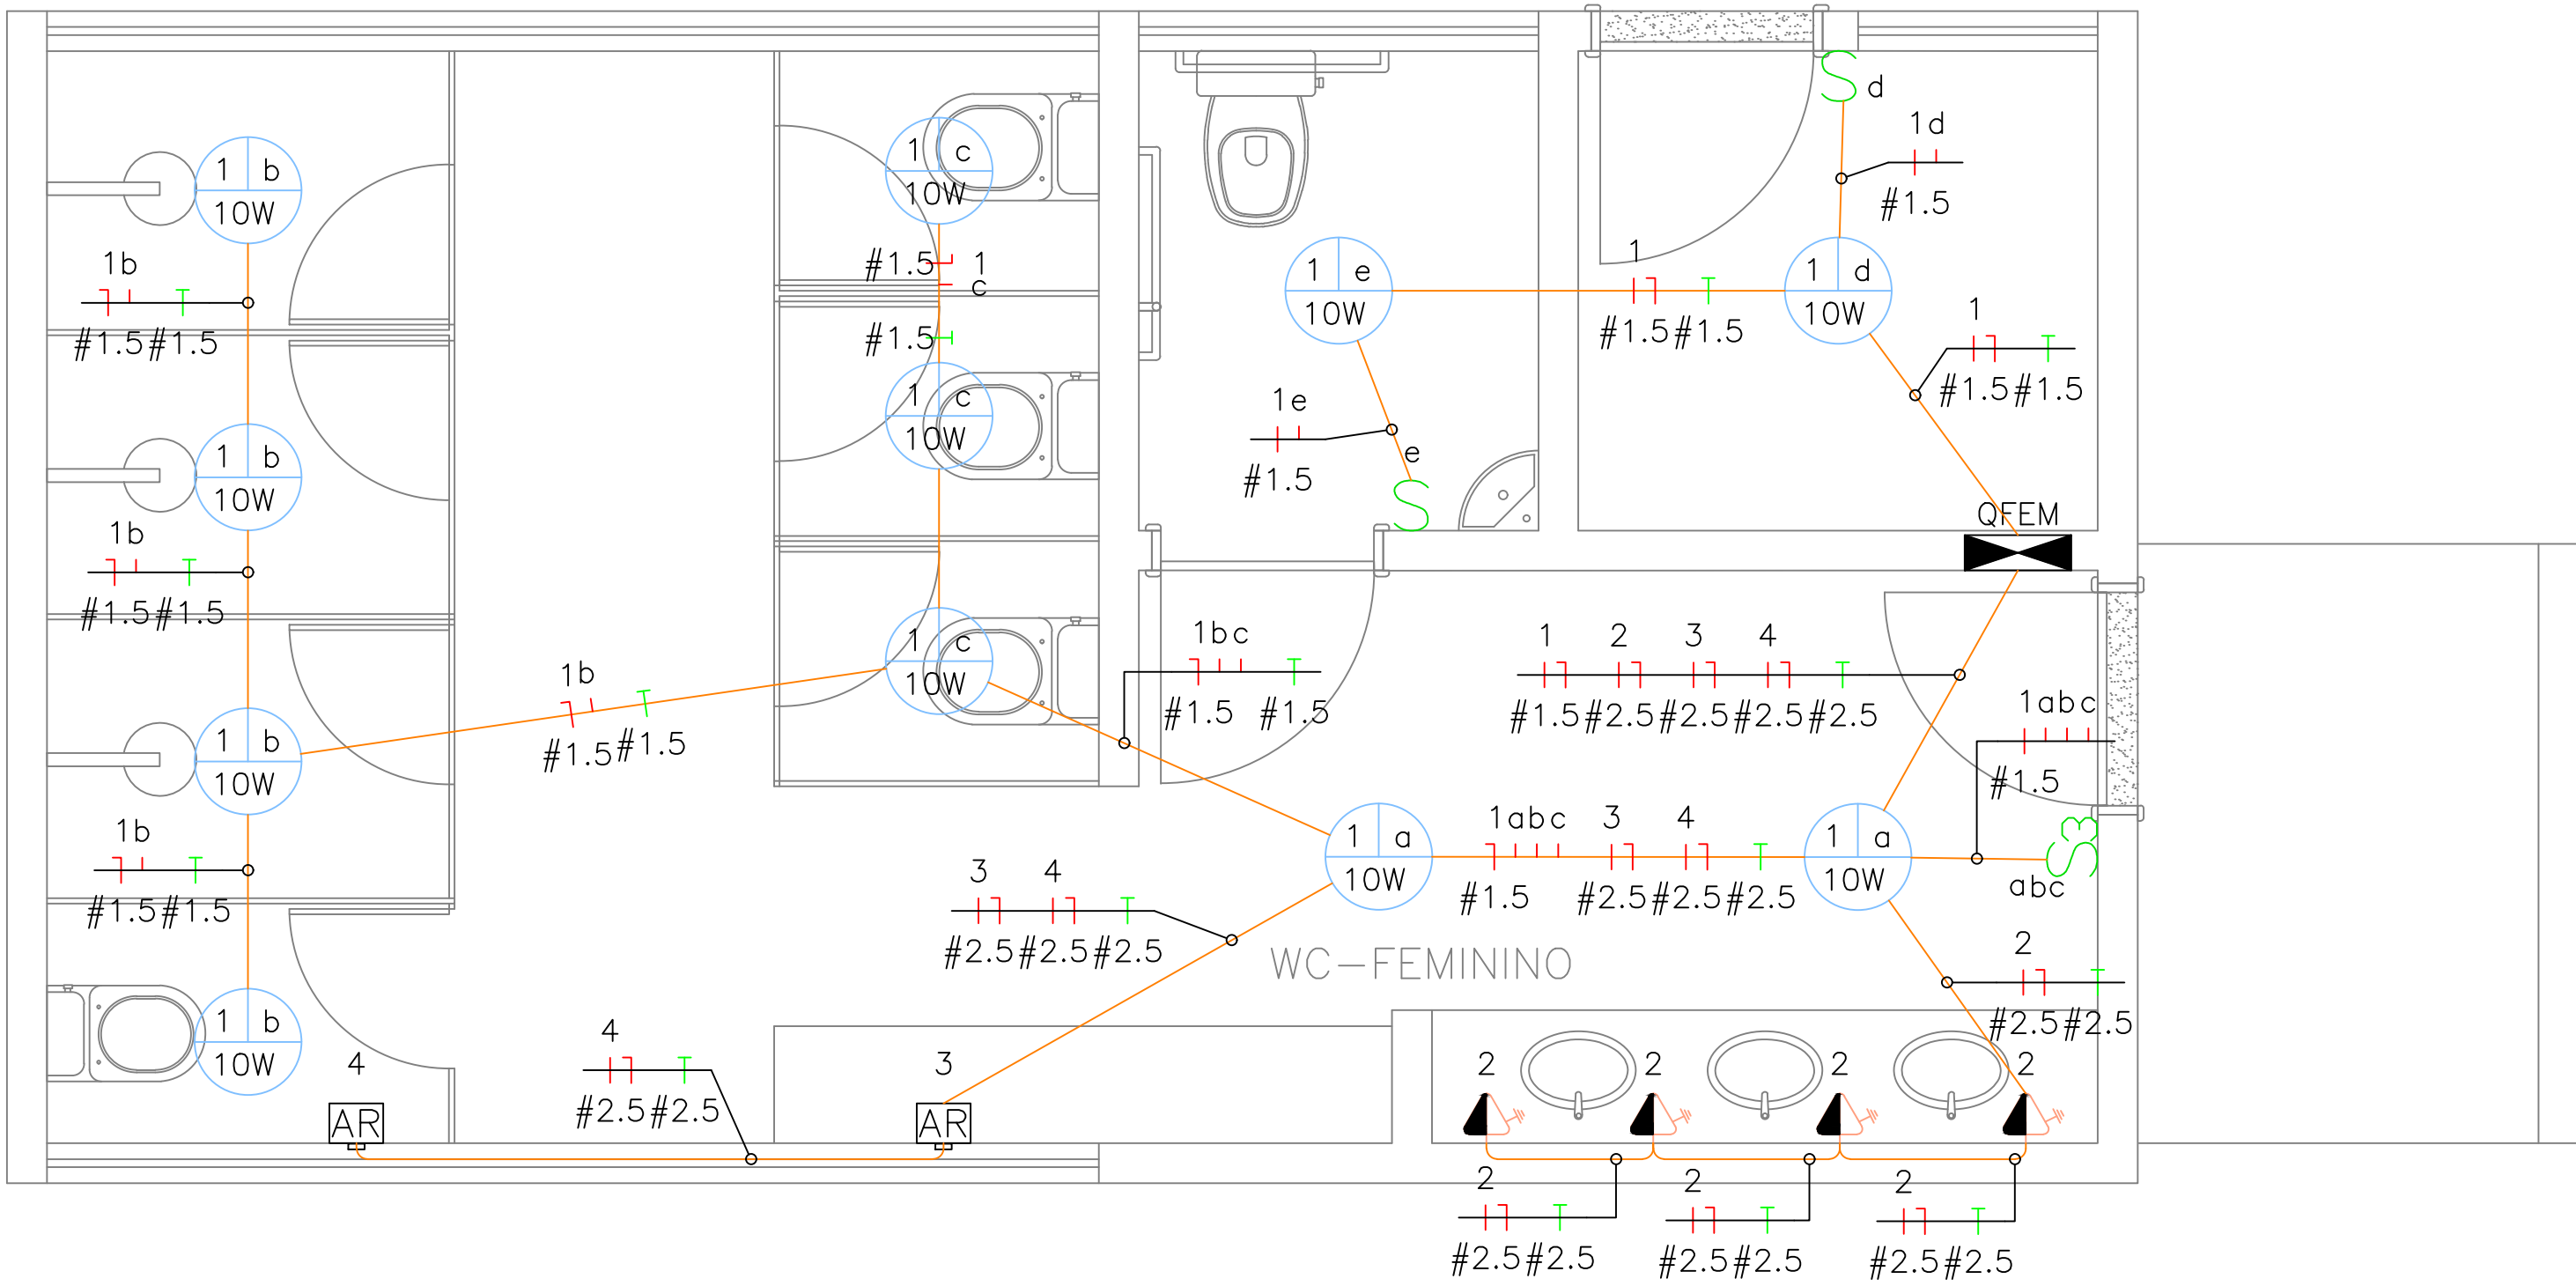

QUADRO BANHEIRO FEMININO

Quadro Terminal – QFEM

CIRCUITO	DESCRIÇÃO	POTÊNCIA (W)	TENSÃO (V)	CORRENTE IB(A)	NUM. FASES	FAT.POTENCIA	SEÇÃO (MM2)	DISJUNTOR (A)	QUEDA DE TENSÃO
1	ILUMINAÇÃO	110	220	0.50	M	1	1.5	10	0
2	TOMADA	400	220	1.82	M	1	2.5	10	0
3	ARCONDICIONADO	2350	220	10.68	M	1	2.5	20	0
4	ARCONDICIONADO	2350	220	10.68	M	1	2.5	20	0
TOTAL=		5220	-	-	-	1	-	-	-

Resumo Pontos Elétricos

Qtd Pontos – QFEM

Circuito	ILUMINAÇÃO	TOMADAS
1	10	100
2	11	4
3		1
4		1

QUADRO BANHEIRO MASCULINO



Quadro Terminal – QMASC

CIRCUITO	DESCRIÇÃO	POTÊNCIA (W)	TENSÃO (V)	CORRENTE IB(A)	NUM. FASES	FAT.POTENCIA	SEÇÃO (MM2)	DISJUNTOR (A)	QUEDA DE TENSÃO
1	ILUMINAÇÃO	110	220	0.50	M	1	1.5	10	0
2	TOMADA	200	220	0.91	M	1	2.5	10	0
3	ARCONDICIONADO	2350	220	10.68	M	1	2.5	20	0
4	ARCONDICIONADO	2350	220	10.68	M	1	2.5	20	0
TOTAL=		5020	-	-	-	1	-	-	-

Resumo Pontos Elétricos

Qtd Pontos – QMASC

Circuito	ILUMINAÇÃO	TOMADA
1	10	100
2	11	2
3		1
4		1

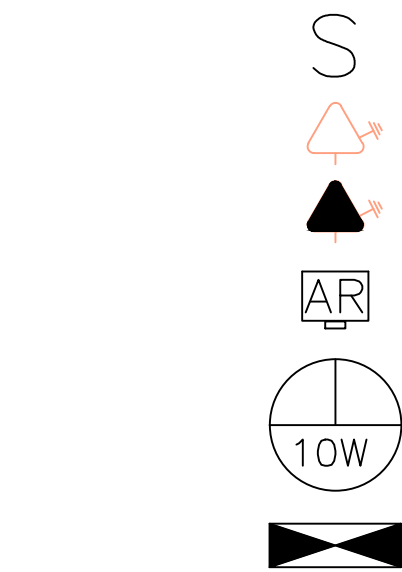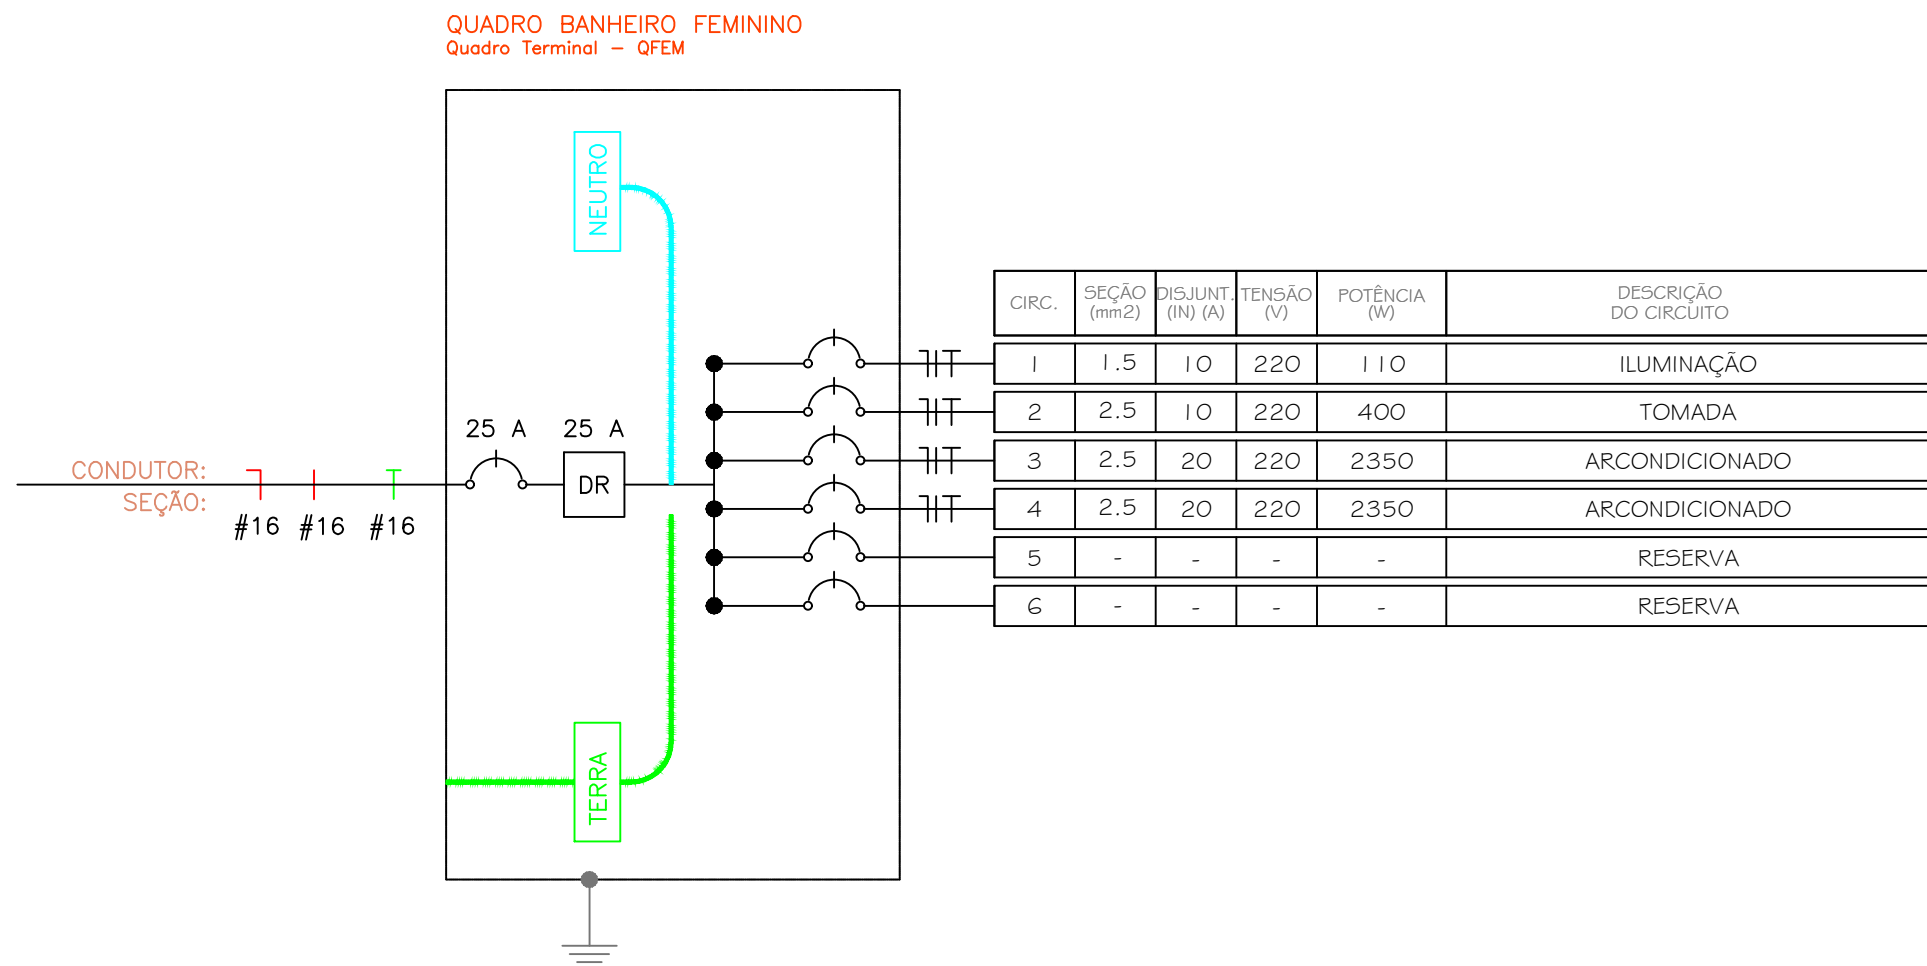

-INTERRUPTOR SIMPLES


-TOMADA BAIXA H=0.30 2P+T

-PONTO DE CHUVEIRO ELÉTRICO

-AR CONDICIONADO H=2.30, 18000 BTU, 2350W

-LUMINARIA NO TETO DE LED DE 10W

-QUADRO DE DISTRIBUIÇÃO

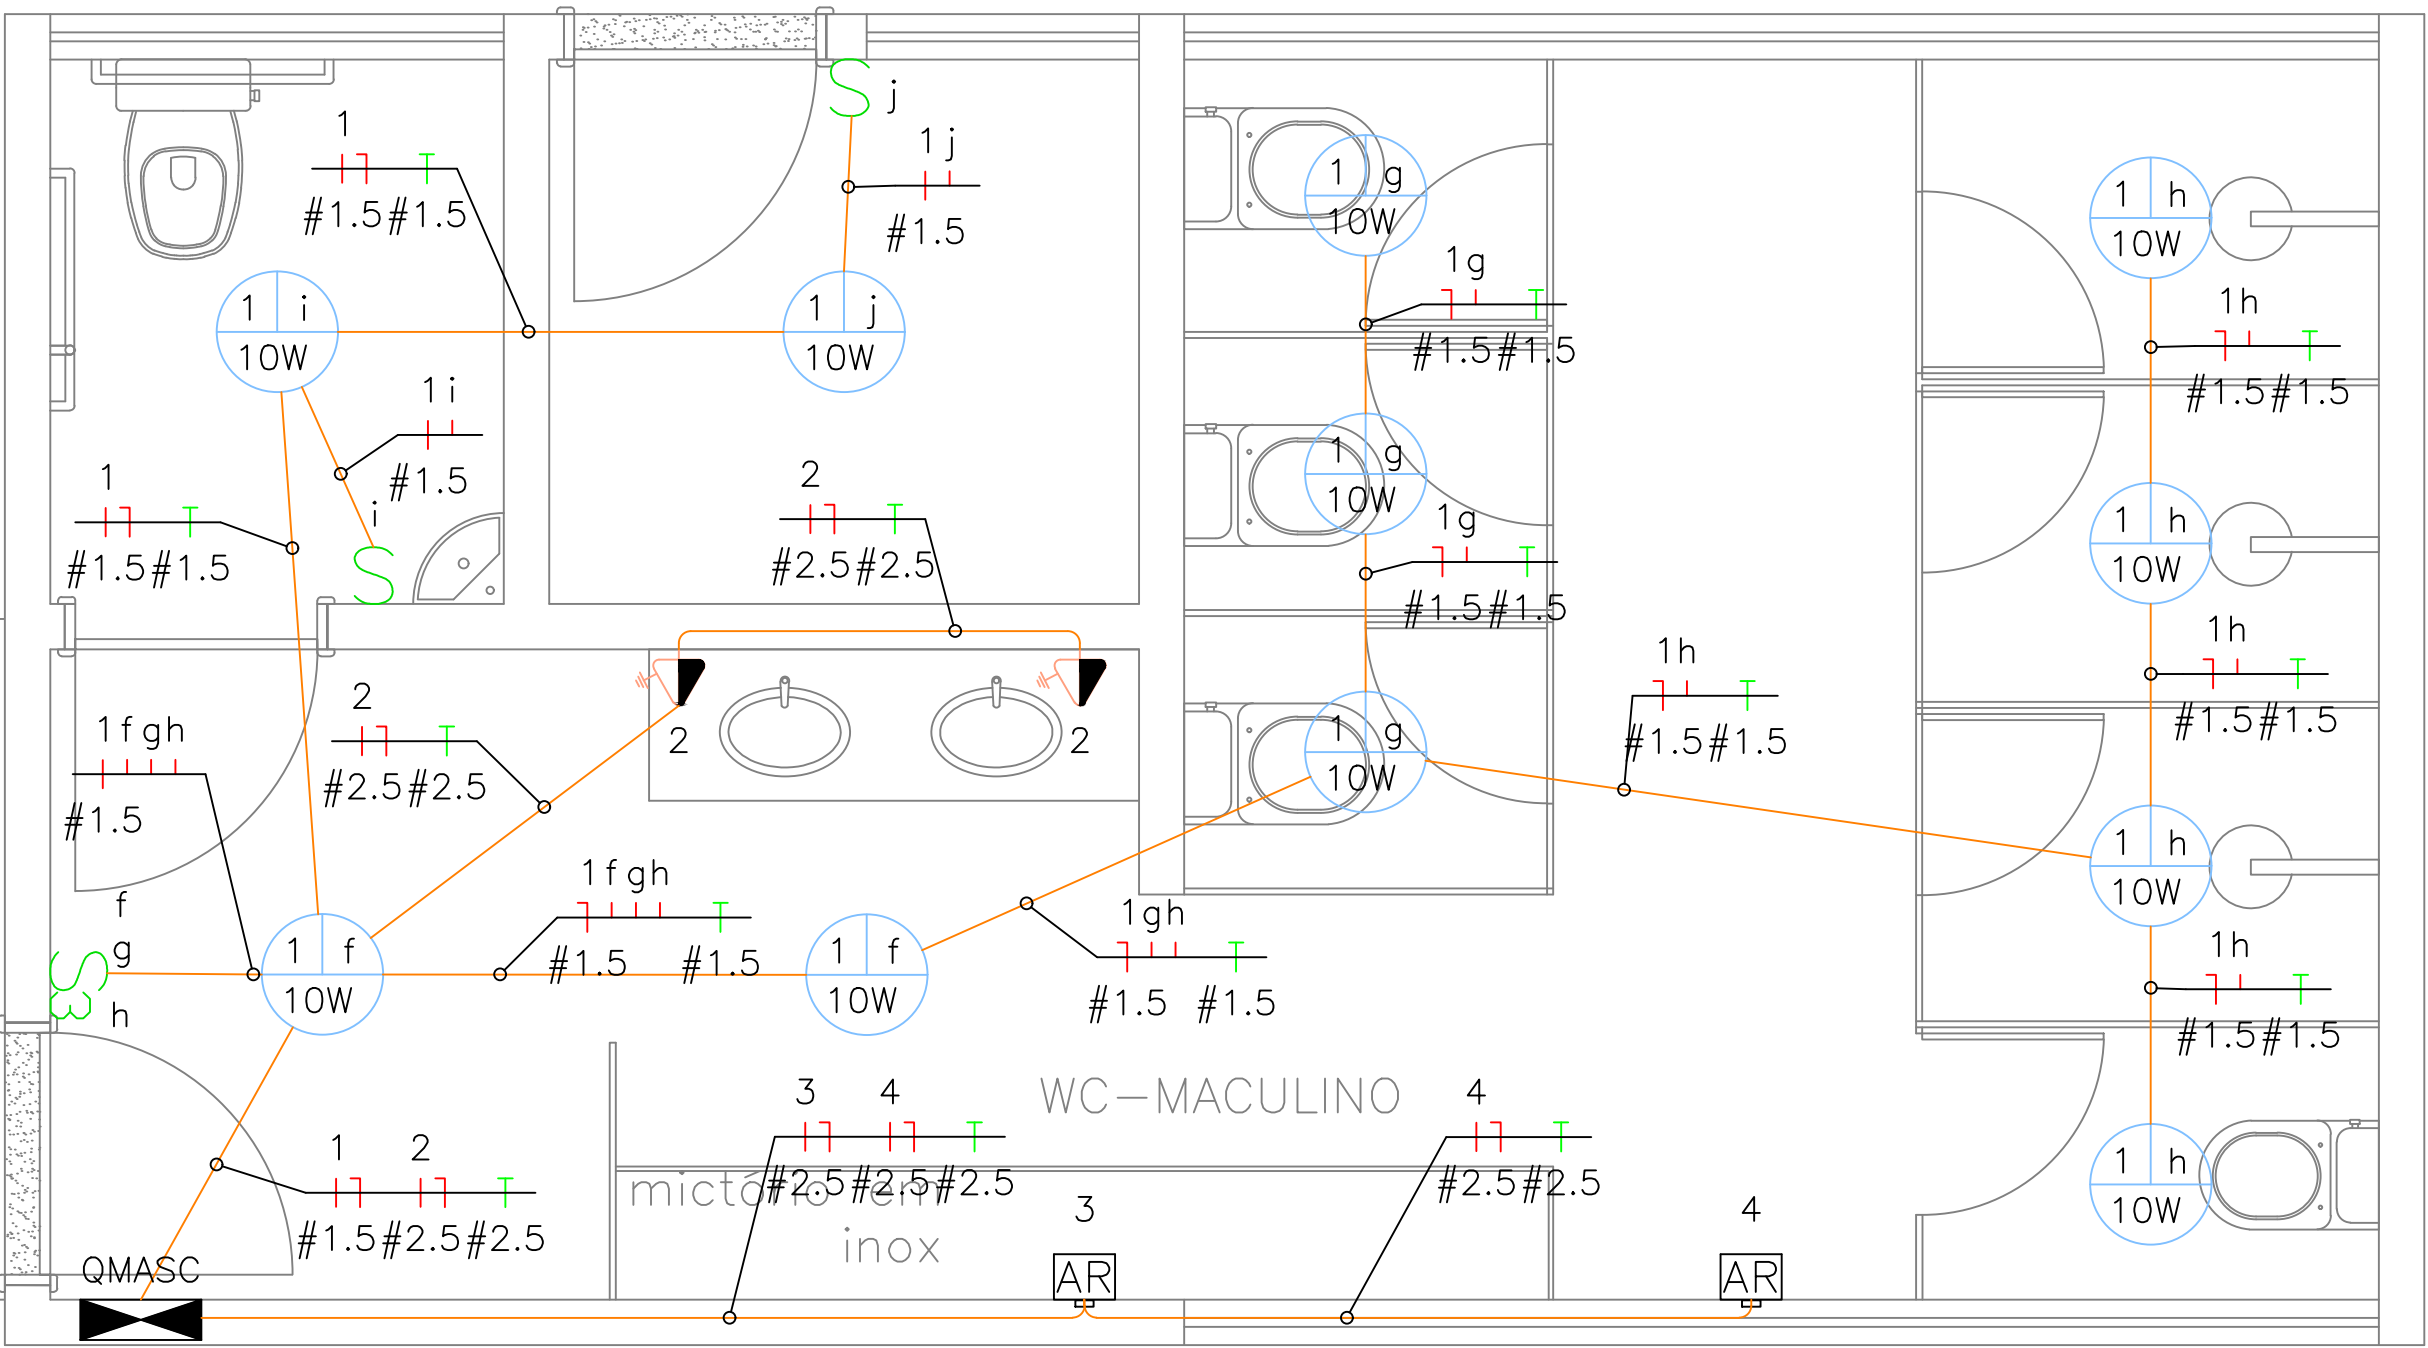


PLANTA BAIXA - BANHEIROS MASCULINO

ESCALA: 1/25

QUADRO BANHEIRO MASCULINO

Quadro Terminal – QMASC

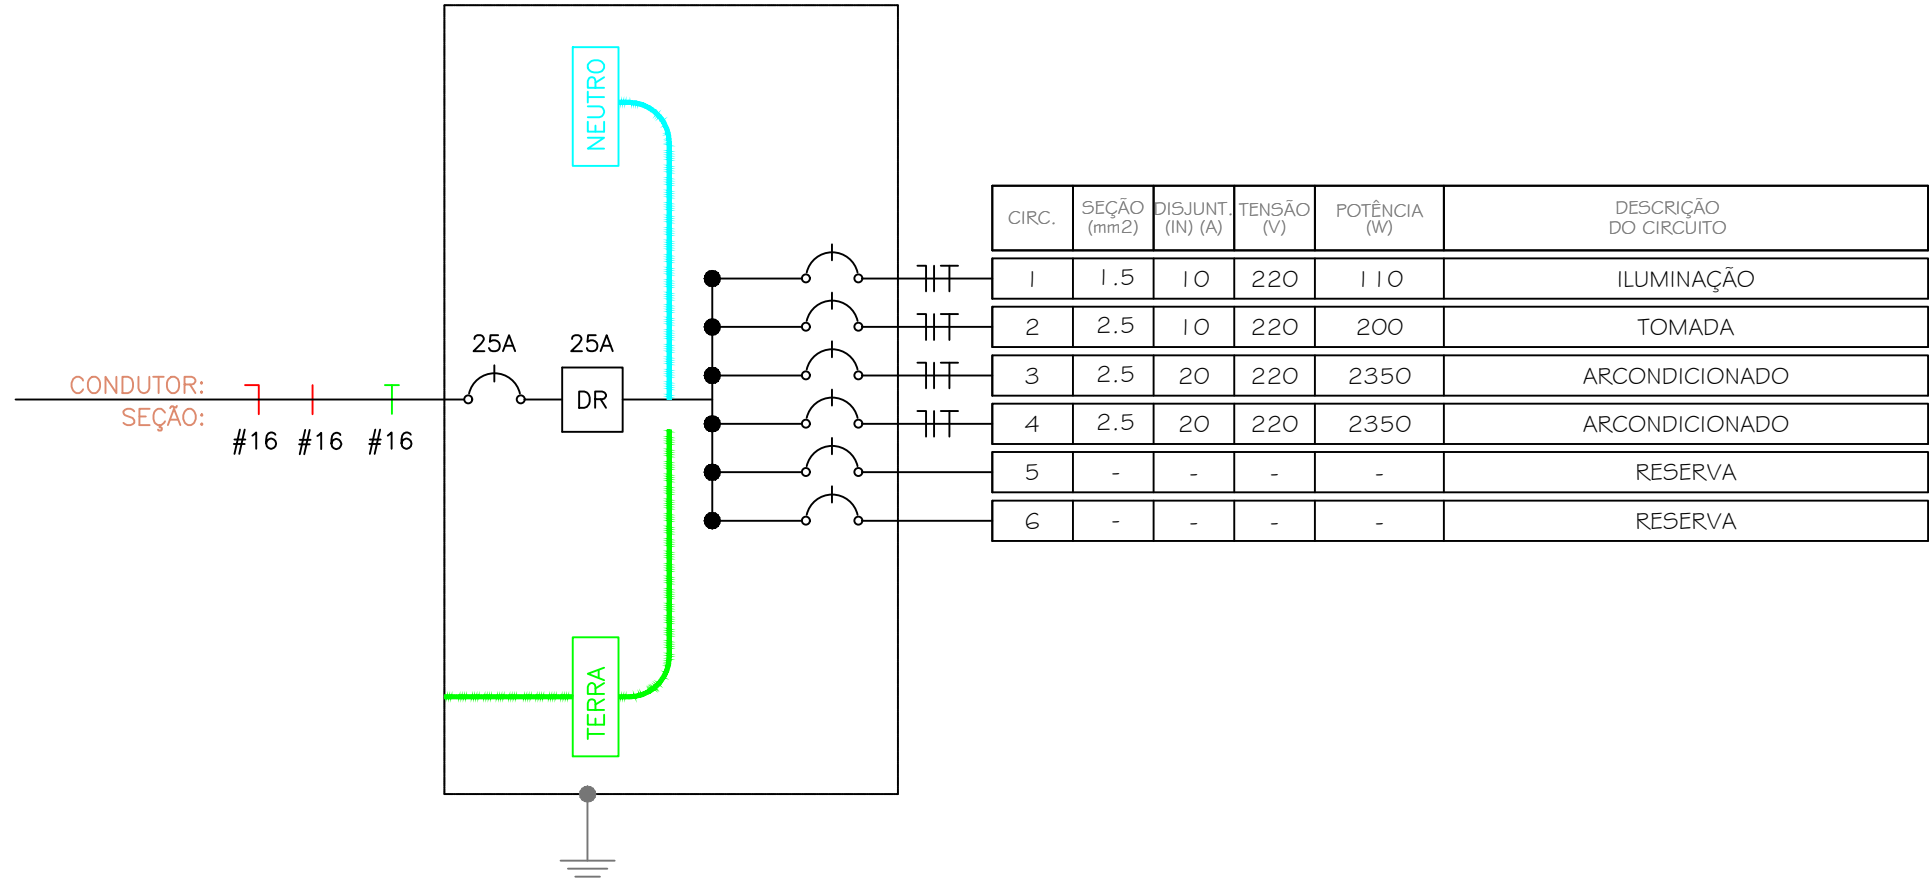

REV	Descrição	ELABORADO	REVISADO	DATA
6	Alteração no Ar condicionado	LEONARDO	FERNANDA	03/07/2020
2	Legenda da luminária retificada	LEONARDO	FRANCISCO	28/02/2020
1	Modificação de pagina de 04/06 para 04/07	LEONARDO	FRANCISCO	04/02/2020
0	Emissão inicial	LEONARDO	FRANCISCO	15/01/2020



FRS ENERGIA
Fontes e Recursos Sustentáveis

FRS ENERGIA FONTES E RECURSOS SUSTENTÁVEIS
Av. Conselheiro Rosa e Silva, 1460 - Graças - Recife - PE
Sala 1310, CEP: 52.050-245
CNPJ: 13.464.170/0001-79
TEL: (81) 3243-8301
E-MAIL: chicobelo@terra.com.br

Desenho Técnico		Projeto			
Leonardo da Silva Siqueira		Elétrico			
Local		Contém			
Prazeres		Instalações elétrica banheiros			
Obra		Escala	Data		
Instalações elétricas da praça Prazeres		IND	03/07/2020		
Resp. pelo Projeto		Desenho			
		REV 6			
Eng.º. FRANCISCO CARLOS BELO DA SILVACREA: PE019164		FOLHA			
		A1			
Proprietário					
MUNICIPIO DE JABOATÃO DOS GUARARAPES					
Concessionária	Desenho nº	km AT	km BT	POTENCIA TRANSF.	Folha nº
CELPE	----				1 DE 3