



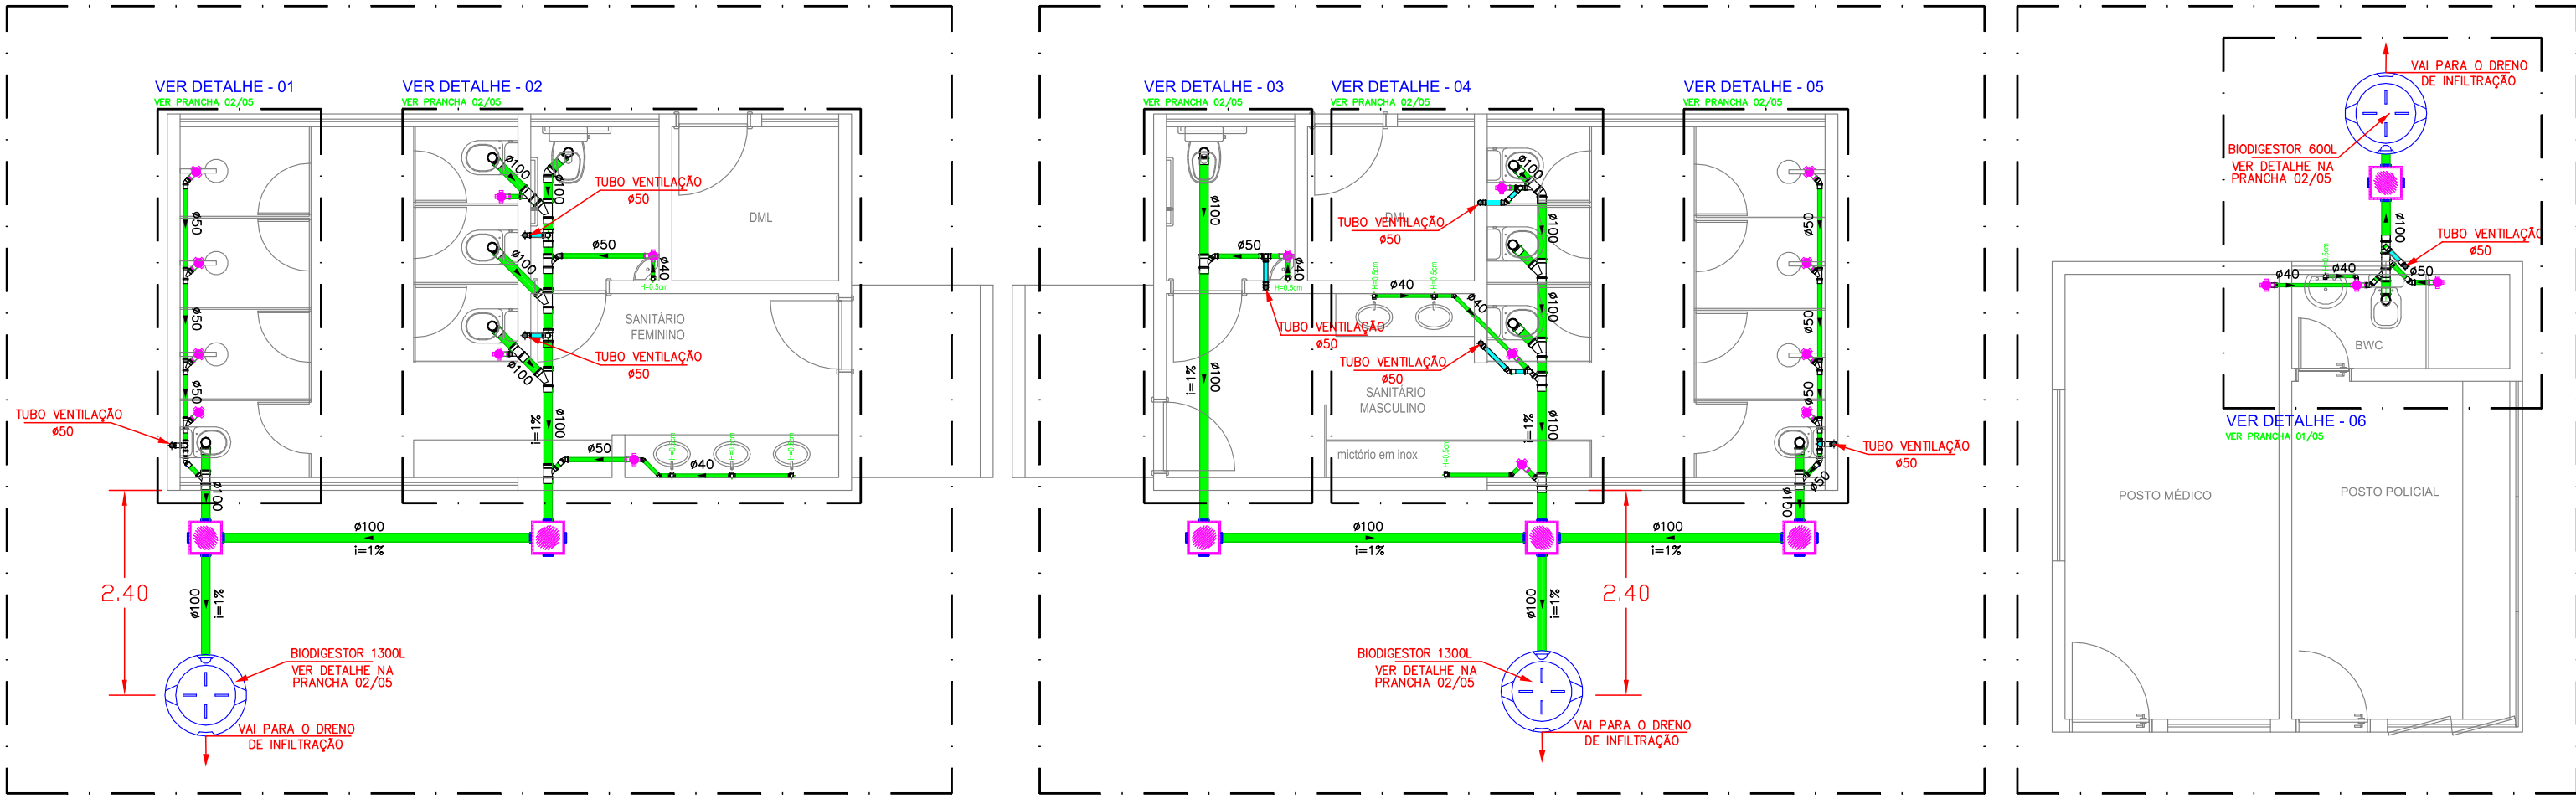


PLANTA BAIXA - ESGOTO
SANITÁRIO FEMININO
ESCALA: 1:50

PLANTA BAIXA - ESGOTO
SANITÁRIO MASCULINO
ESCALA: 1:50


PLANTA BAIXA - ESGOTO
POSTO MÉDICO / POLICIAL
ESCALA: 1:50

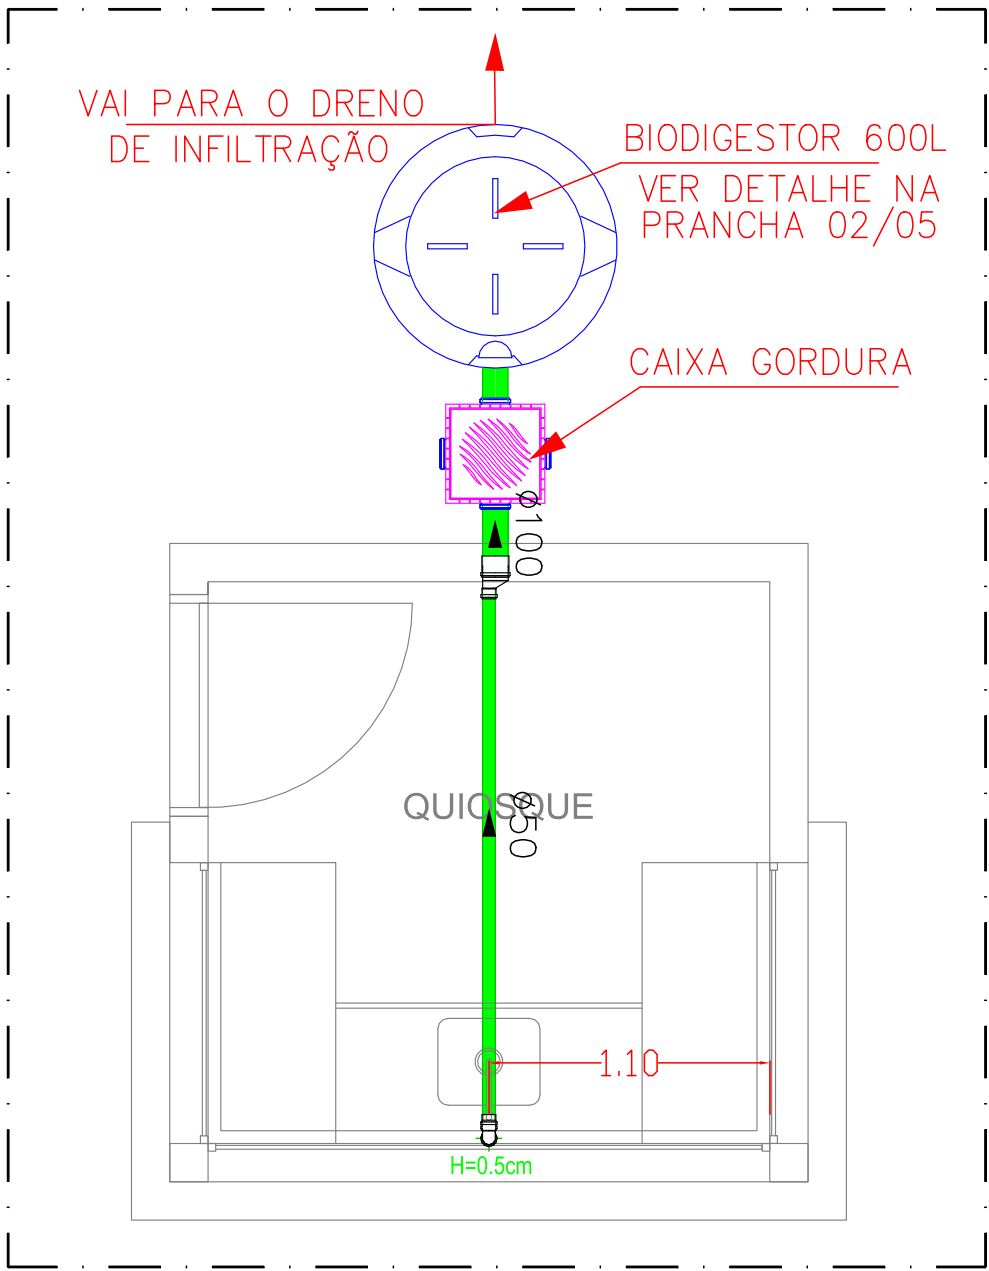

PLANTA BAIXA - ESGOTO
QUIOSQUE
ESCALA: 1:20

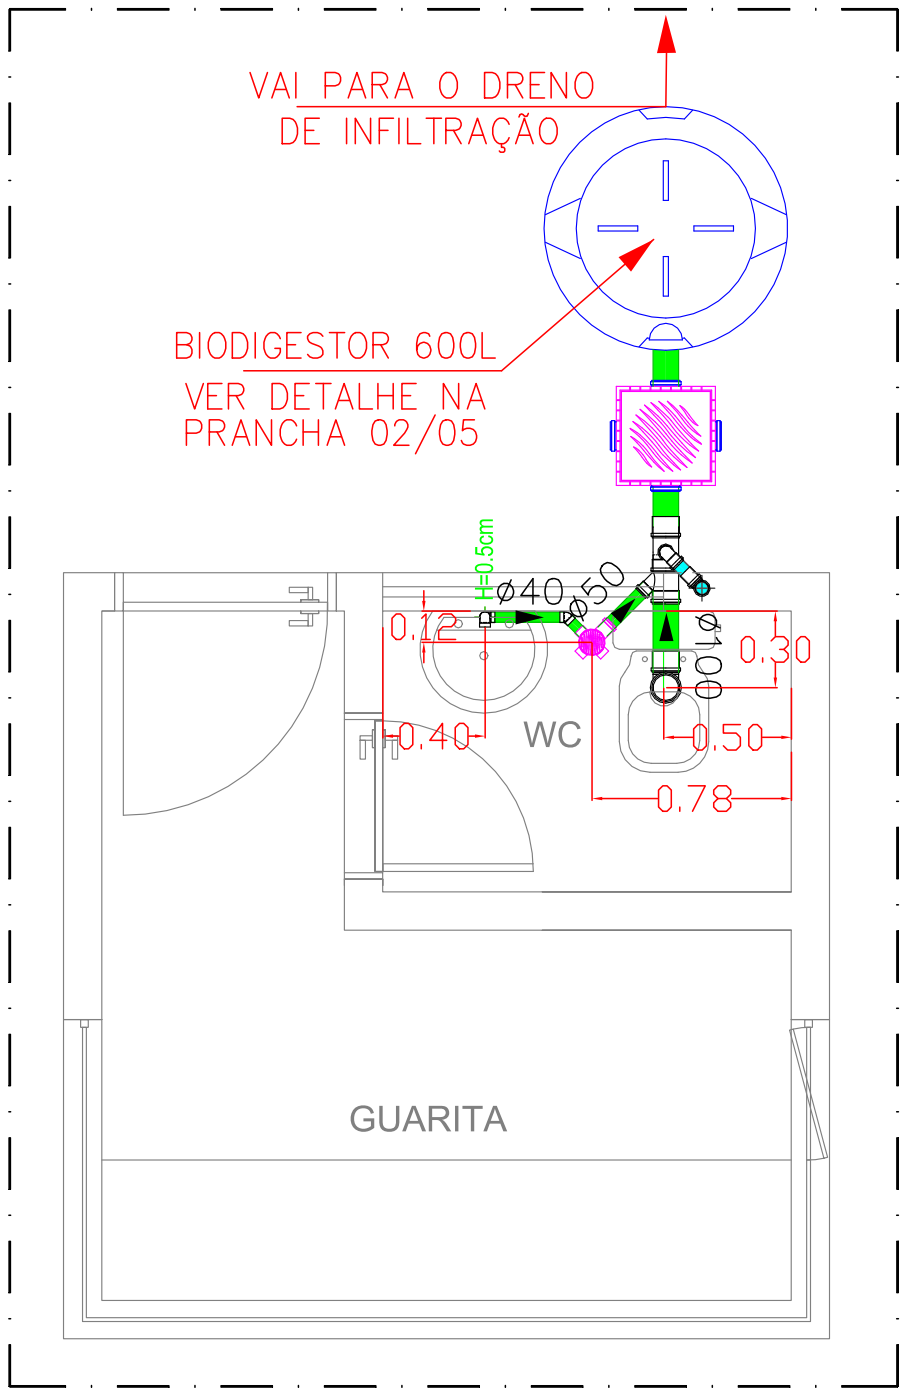

PLANTA BAIXA - ESGOTO
GUARITA
ESCALA: 1:20

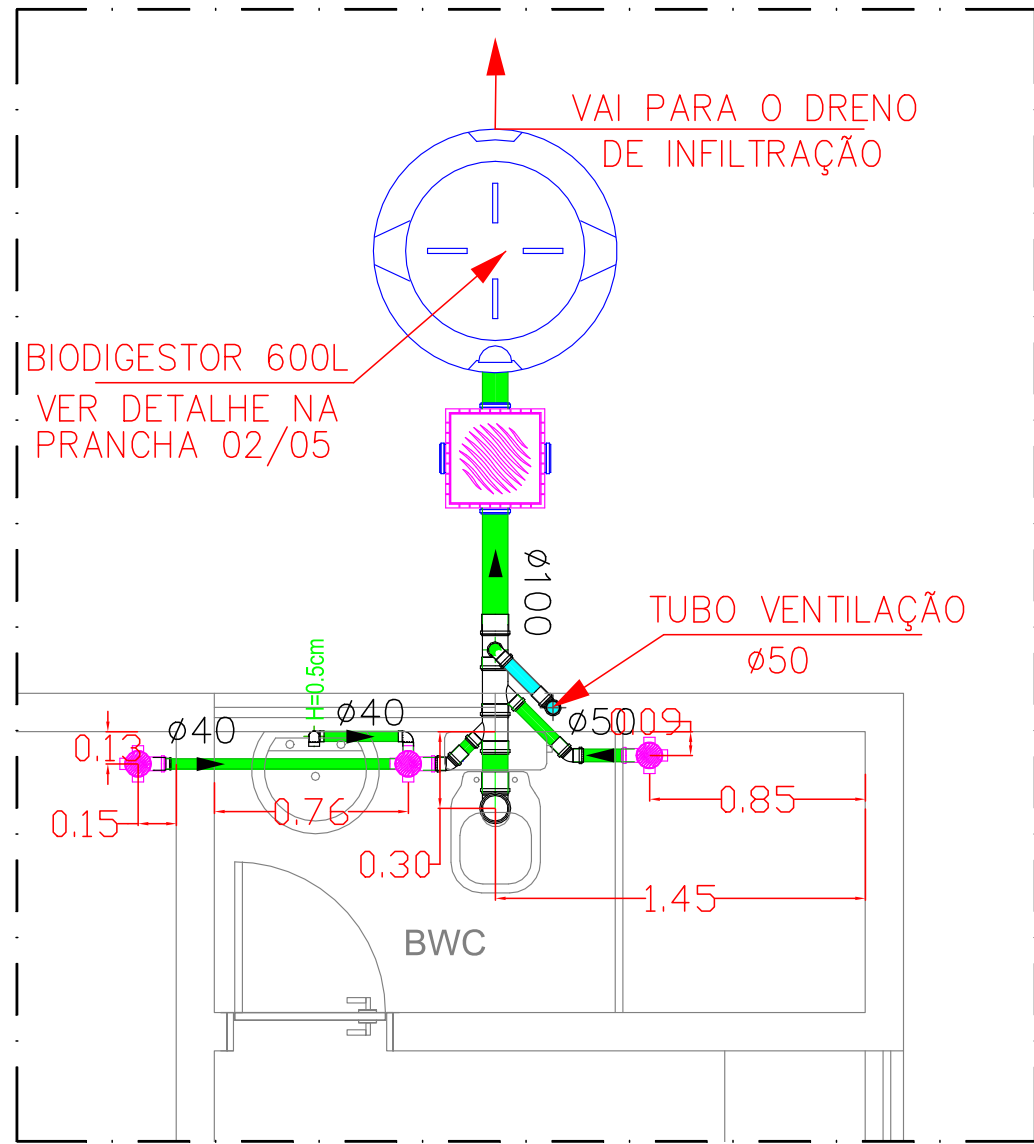

DETALHE - 06
POSTO MÉDICO / POLICIAL
ESCALA: 1:20

NOTAS GERAIS

- 01- A LOCALIZAÇÃO PRECISA DOS PONTOS DE ÁGUA, ESGOTO E REGISTROS, QUANDO EM PAREDES REVESTIDAS COM CERÂMICA, DEVE SER DETERMINADA NO LOCAL, EM FUNÇÃO DO CRUZAMENTO DAS JUNTAS DO REVESTIMENTO.
- 02- A SUPORTAÇÃO DAS REDES NOS TETOS DOS PAVIMENTOS DEVERÁ SER EXECUTADA COM BRAÇADEIRAS DE ALUMÍNIO OU AÇO GALVANIZADO À FOGO, OBEDECENDO ÀS DISTÂNCIAS MÁXIMAS DE ESPAÇAMENTO RECOMENDADAS PELOS FABRICANTES.
- 03- A SUPORTAÇÃO DAS REDES, DEVERÁ SER COORDENADA COM OS DEMAIS PROJETOS, DE MODO A MINIMIZAR CUSTOS DE OBRA.
- 04- AS TUBULAÇÕES ENVOLVIDAS EM ALVENARIA, DEVERÃO SER REVESTIDAS COM TELAS DE ARAME, DE MODO A GARANTIR A ADERÊNCIA DA ARGAMASSA SOBRE SUA SUPERFÍCIE.
- 05- ATENÇÃO PARA A COMPATIBILIDADE DA ROSCA DA CONEXÃO E DA TARRAXA UTILIZADA. CONFERIR COTAS NO LOCAL.
- 06- EM TODOS OS PONTOS DE UTILIZAÇÃO DE ÁGUA, ORIUNDOS DE REDES DE PLÁSTICO, USAR CONEXÕES COM BUCHAS DE LATÃO.

NORMAS

NBR 6414 - ABNT - ROSCA PARA TUBOS ONDE A VEDAÇÃO É FEITA PELA ROSCA - DESIGNAÇÃO, DIMENSÕES E TOLERÂNCIAS - PADRONIZAÇÃO.
NBR 5626 - ABNT - INSTALAÇÕES PREDIAIS DE ÁGUA FRIA.
NBR 5648 - SISTEMAS PREDIAIS DE ÁGUA FRIA.
NBR 11852 - CAIXA DE DESCARGA.
NBR 10843 - ABNT - TUBOS DE PVC RÍGIDO PARA INSTALAÇÕES PREDIAIS DE ÁGUAS PLUVIAIS

ALTURA DOS PONTOS DE ÁGUA

CH	CHUVEIRO	2,20m
LV	LAVATÓRIO	0,60m
VS	VASO SANITÁRIO	0,20m
PI	PIA	0,60m
MC	MICTÓRIO	1,20m
RC	REGISTRO DE CHUVEIRO	1,30m
RG	REGISTRO GERAL	1,50m

LEGENDA

	TUBO PVC ÁGUA FRIA
	TUBO PVC VENTILAÇÃO
	TUBO PVC ESGOTO
	CAIXA MÚLTIPLA PARA INSPEÇÃO TIGRE ou SIMILAR
	BIODIGESTOR ACQUALIMP ou SIMILAR

REV	Descrição	ELABORADO	REVISADO	DATA
0	Emissão inicial	GIOVANNY	LEONARDO	09/01/2020

FRS ENERGIA
Fontes e Recursos Sustentáveis

FRS ENERGIA FONTES E RECURSOS SUSTENTÁVEIS
Av. Conselheiro Rosa e Silva, 1460 - Graças - Recife - PE
Sala 1310, CEP: 52.050-245
CNPJ: 13.464.170/0001-79
TEL: (81) 3243-8301
E-MAIL: chicobelo@terra.com.br

Desenho Técnico Giovanny Rino	Projeto HIDROSSANITÁRIO
Local Prazeres	Contém PROJETO ESGOTO
Obra Instalações Hidrossanitárias da praça Prazeres	Escala ind.
Resp. pelo Projeto Engº. FRANCISCO CARLOS BELO DA SILVACREA: PE019164	Data 09/01/2020
Proprietário MUNICÍPIO DE JABOATÃO DOS GUARARAPES	Desenho REV 00
Concessionária COMPESA	Folha nº A1
Desenho nº —	Folha nº 1 DE 5