




PLANTA BAIXA - ÁGUA FRIA
SANITÁRIO FEMININO
ESCALA: 1/20

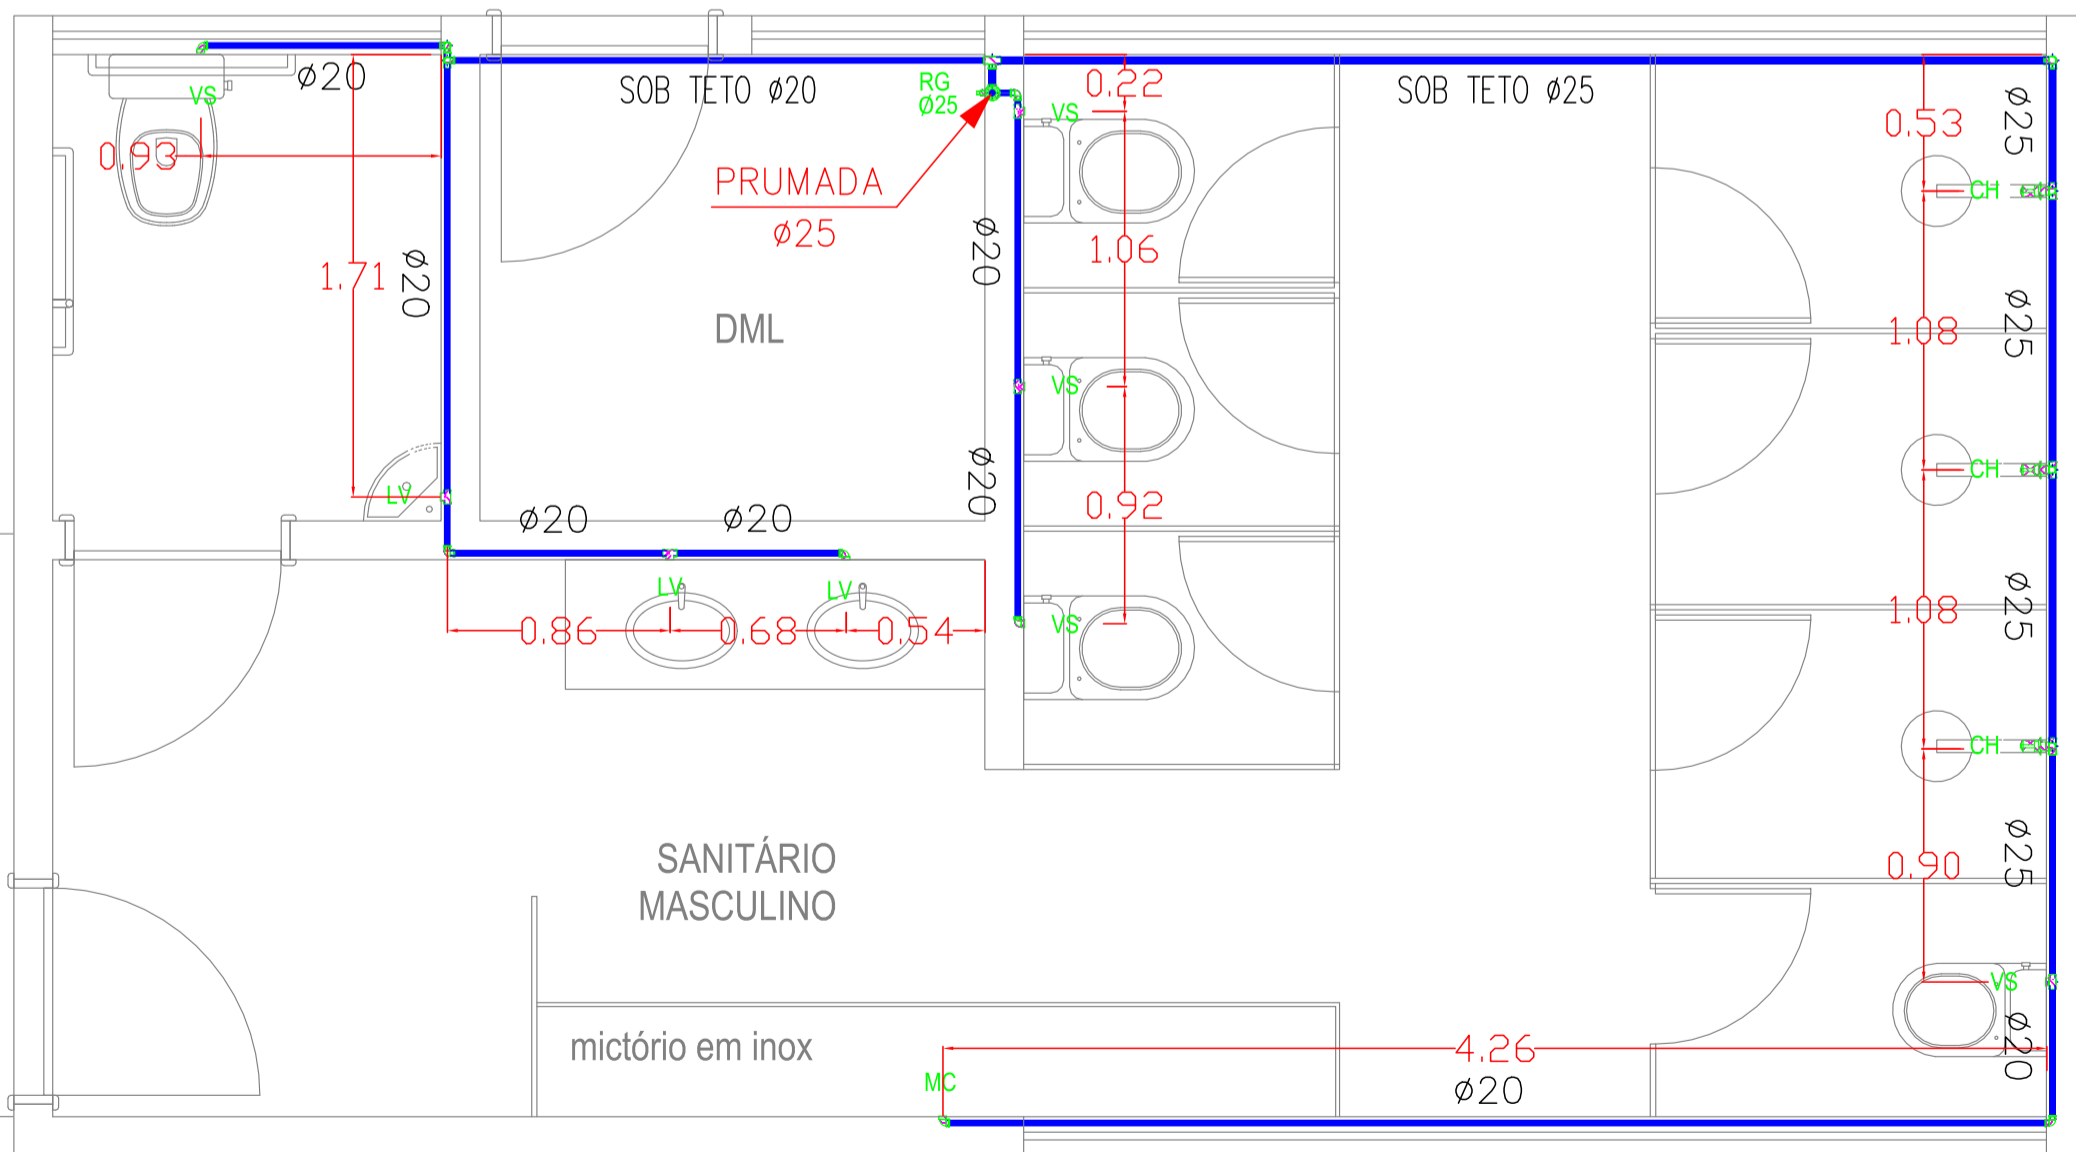


PLANTA BAIXA - ÁGUA FRIA
SANITÁRIO MASCULINO
ESCALA: 1/20

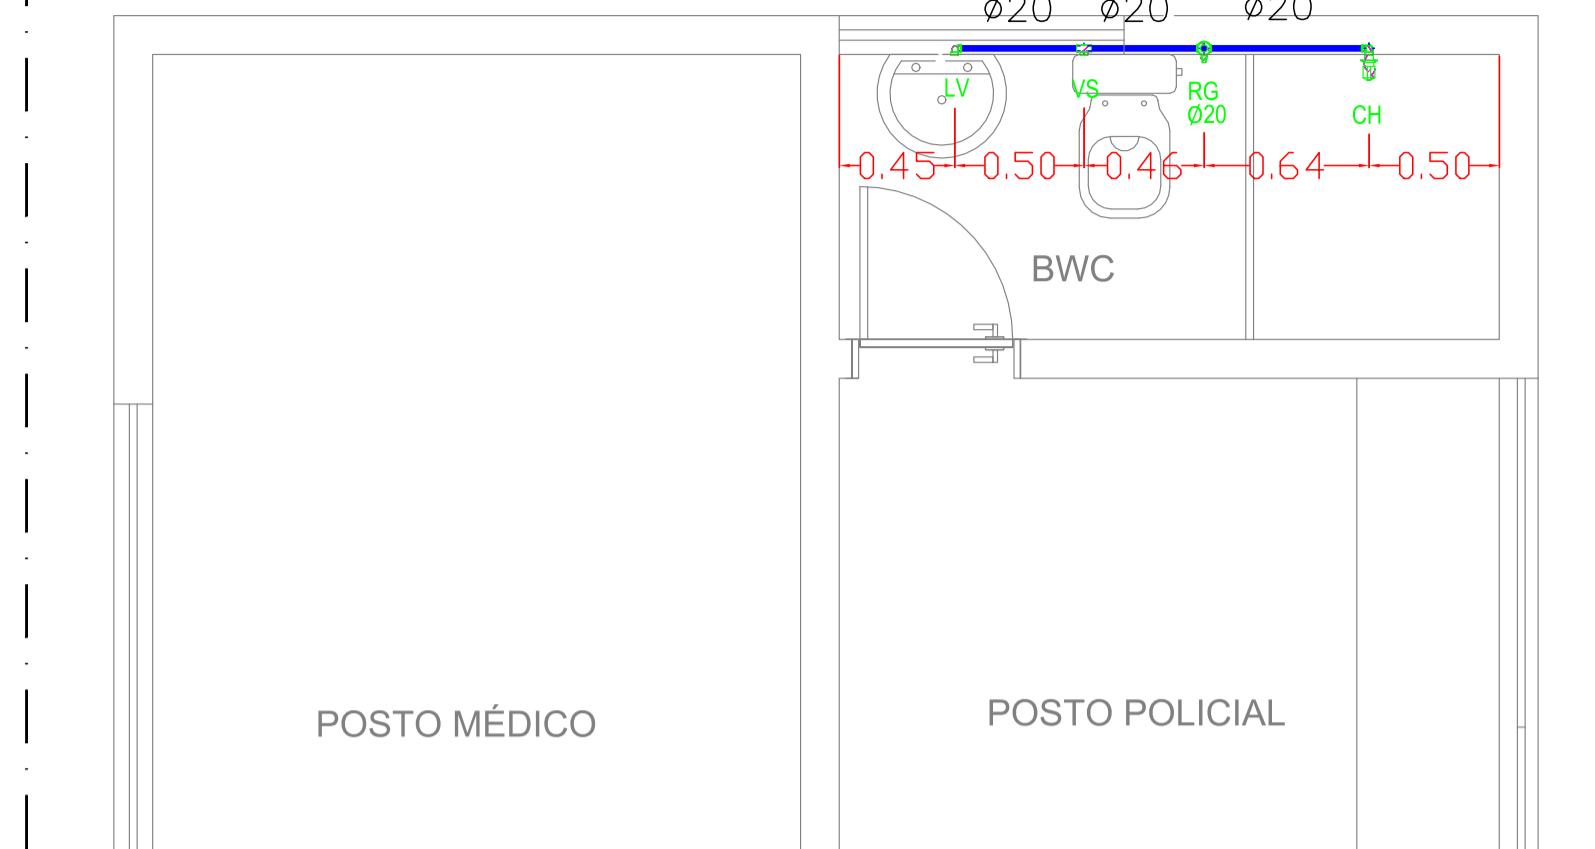

PLANTA BAIXA - ÁGUA FRIA
POSTO MÉDICO / POLICIAL
ESCALA: 1/20

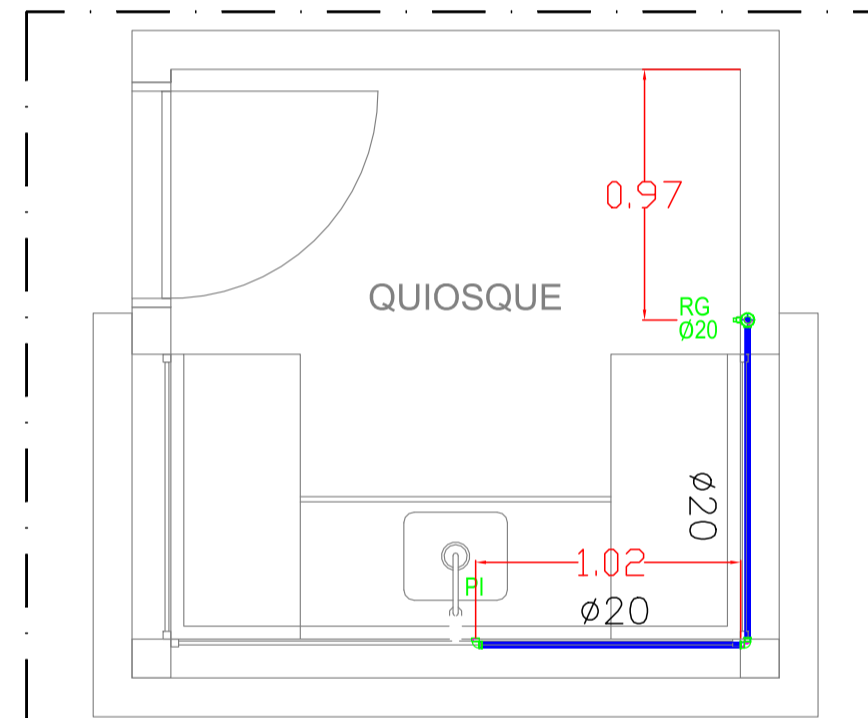

PLANTA BAIXA - ÁGUA FRIA
QUIOSQUE
ESCALA: 1/20

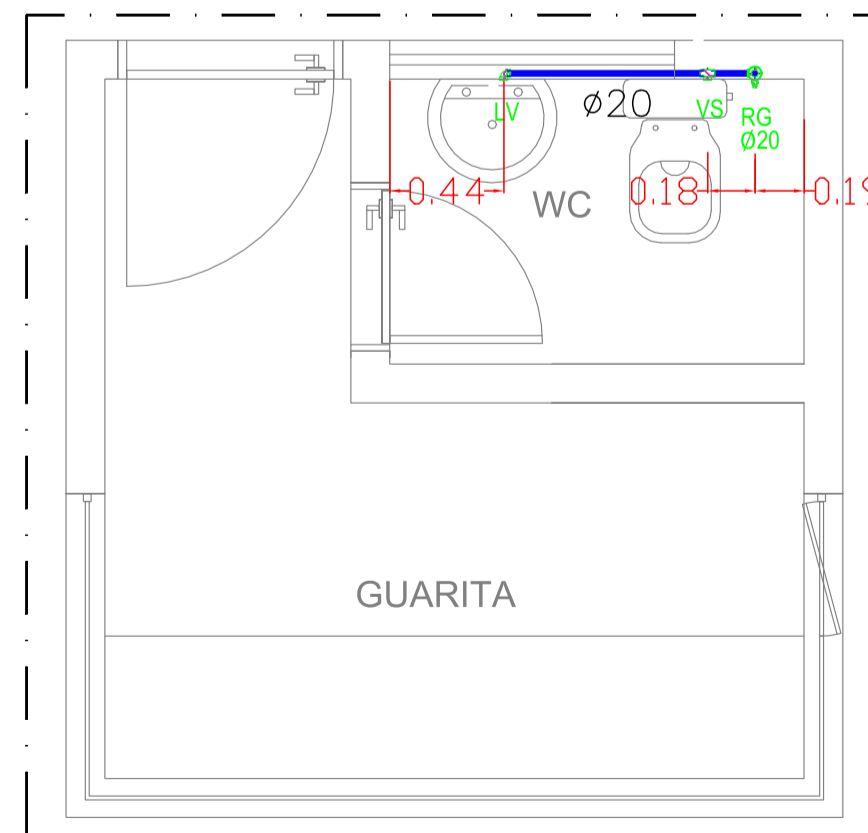

PLANTA BAIXA - ÁGUA FRIA
GUARITA
ESCALA: 1/20

ALTURA DOS PONTOS DE ÁGUA

- CH CHUVEIRO----- 2.20m
- LV LAVATÓRIO----- 0.60m
- VS VASO SANITÁRIO----- 0.20m
- PI PIA----- 0.60m
- MC MICTÓRIO----- 1.20m
- RC REGISTRO DE CHUVEIRO----- 1,30m
- RG REGISTRO GERAL----- 1,50m

LEGENDA

- TUBO PVC ÁGUA FRIA
- TUBO PVC VENTILAÇÃO
- TUBO PVC ESGOTO
- CAIXA MÚLTIPLA PARA INSPEÇÃO TIGRE ou SIMILAR
- BIODIGESTOR ACQUALIMP ou SIMILAR

REV	Descrição	ELABORADO	REVISADO	DATA
0	Emissão inicial	GIOVANNY	LEONARDO	09/01/2020

FRS ENERGIA FONTES E RECURSOS SUSTENTÁVEIS
 Av. Conselheiro Rosa e Silva, 1460 - Graças - Recife -PE
 Sala 1310, CEP: 52.050-245
 CNPJ: 13.464.170/0001-79
 TEL: (81) 3243-8301
 E-MAIL: chicobelo@terra.com.br

Desenho Técnico Giovanny Rino		Projeto HIDROSSANITÁRIO	
Local Prazeres		Contém PROJETO ÁGUA FRIA	
Obra Instalações Hidrossanitárias da praça Prazeres		Escala ind.	Data 10/01/2020
Resp. pelo Projeto Engº. FRANCISCO CARLOS BELO DA SILVACREA: PE019164		Desenho REV 00	
Proprietário MUNICÍPIO DE JABOATÃO DOS GUARARAPES		FOLHA A1	
Concessionária COMPESA	Desenho nº —	Folha nº 3 DE 6	