
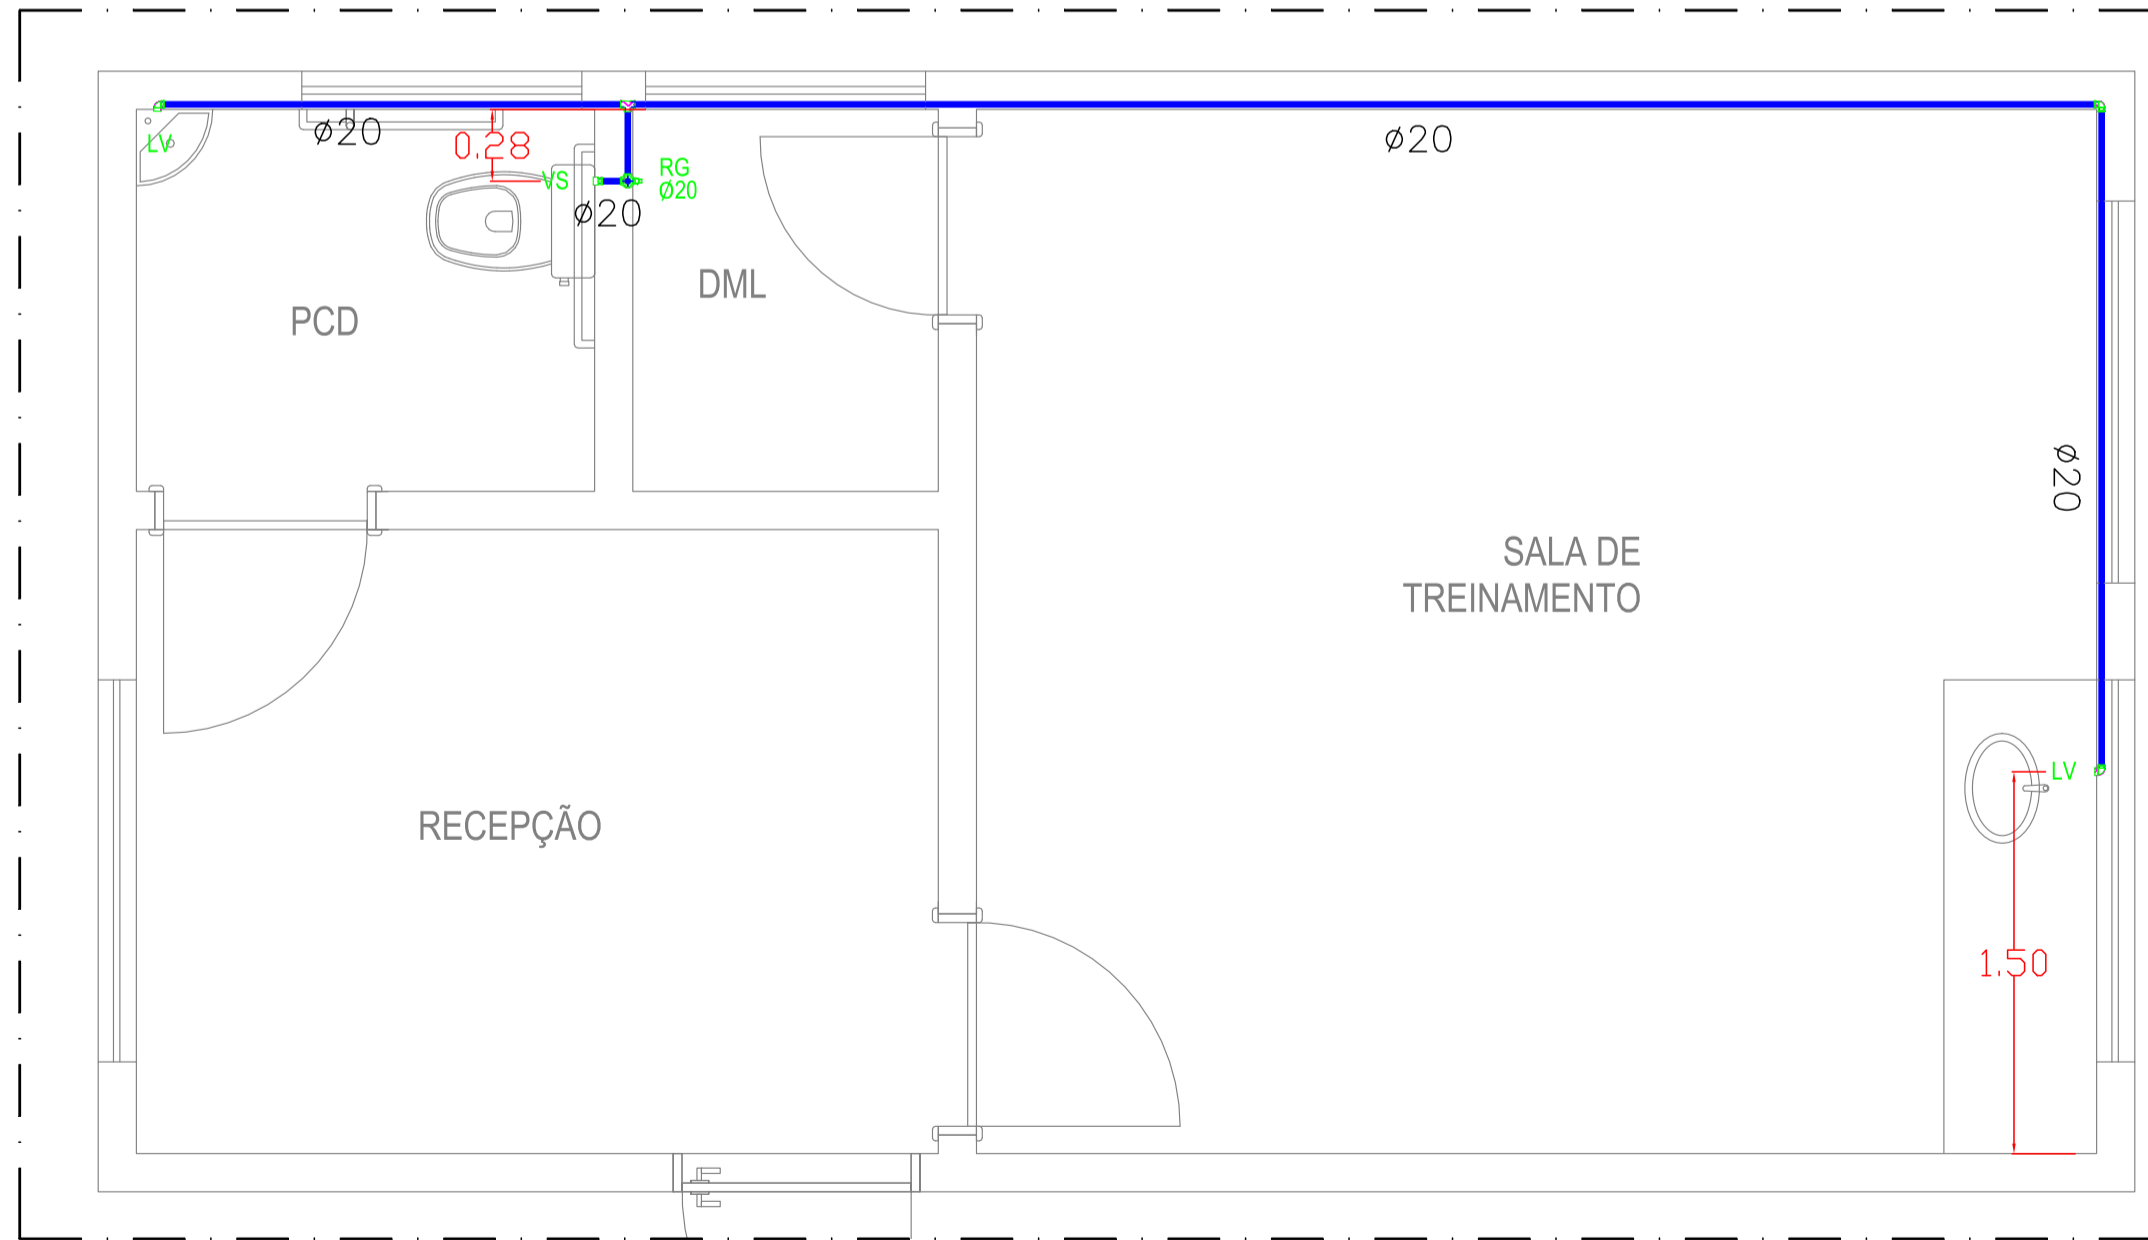


PLANTA BAIXA - ESGOTO
CÃO TERAPIA
ESCALA 1:20

TIPOS DE CONEXÕES

- (A) Bucha de Redução Soldável Curta 25x20mm, PVC Marron
- (B) Joelho 90° Soldável 20mm, PVC Marron
- (C) Joelho 90° Soldável 25mm, PVC Marron
- (D) Joelho 90° Soldável com Bucha de Latão 20 x 1/2"
- (E) Tê de Redução Soldável 25x20mm, PVC Marron
- (F) Tê Soldável 20mm, PVC Marron
- (G) Tê Soldável 25mm, PVC Marron
- (H) Tê Soldável com Bucha de Latão na Bolsa Central 20 x 1/2"
- (I) Registro de Chuveiro PVC Branco 20mm
- (J) Registro Esfera VS Soldável 20mm
- (L) Registro Esfera VS Soldável 25mm
- (M) Luva Soldável com Bucha de Latão 20 x 1/2"

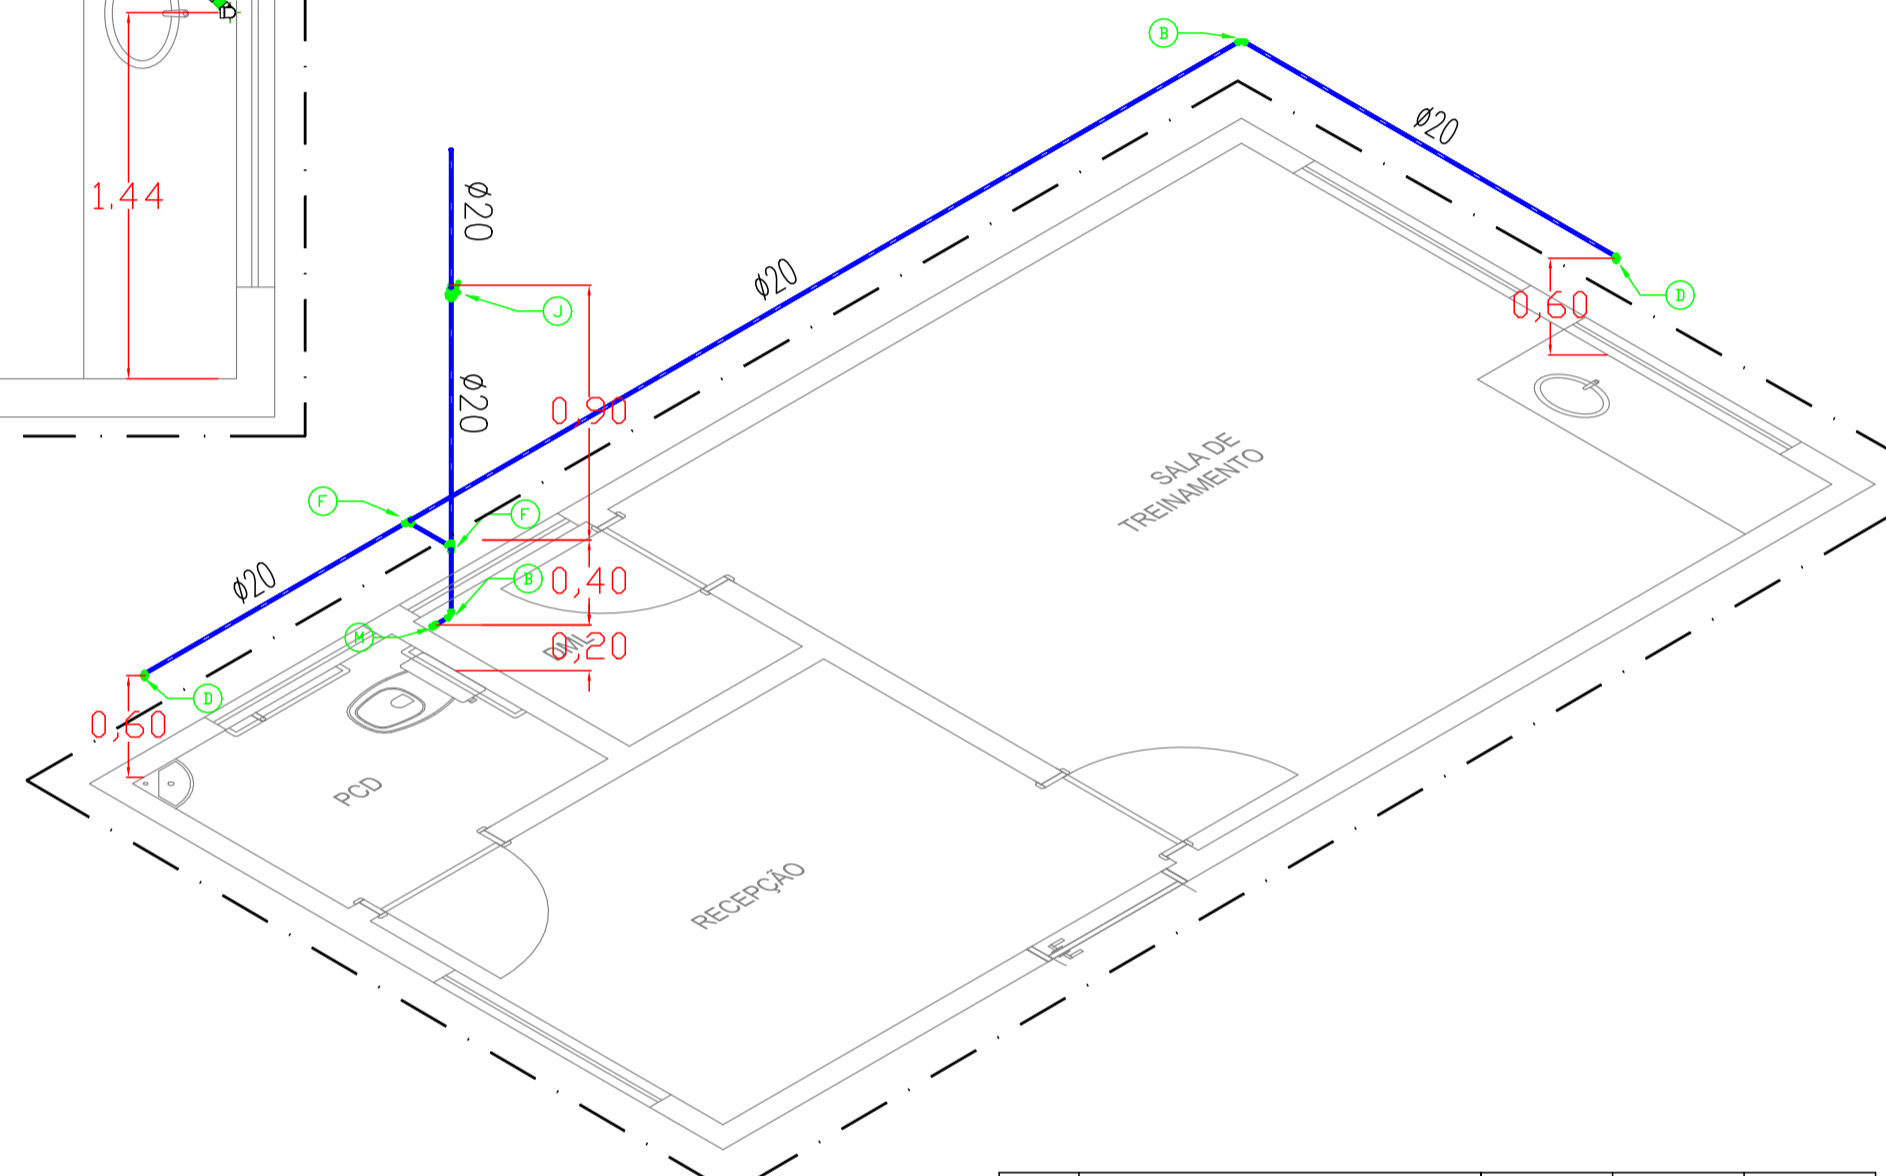

PLANTA BAIXA - ÁGUA FRIA
CÃO TERAPIA
ESCALA 1:20

ALTURA DOS PONTOS DE ÁGUA

- CH CHUVEIRO----- 2.20m
- LV LAVATÓRIO----- 0.60m
- VS VASO SANITÁRIO----- 0.20m
- PI PIA----- 0.60m
- MC MICTÓRIO----- 1.20m
- RC REGISTRO DE CHUVEIRO----- 1.30m
- RG REGISTRO GERAL----- 1.50m

LEGENDA

- TUBO PVC ÁGUA FRIA
- TUBO PVC VENTILAÇÃO
- TUBO PVC ESGOTO
- CAIXA MÚLTIPLA PARA INSPEÇÃO TIGRE ou SIMILAR
- BIODIGESTOR ACQUALIMP ou SIMILAR

| REV | Descrição | ELABORADO | REVISADO | DATA |
|-----|-----------------|-----------|----------|------------|
| 0 | Emissão inicial | GIOVANNY | LEONARDO | 20/01/2020 |

FRS ENERGIA
Fontes e Recursos Sustentáveis

FRS ENERGIA FONTES E RECURSOS SUSTENTÁVEIS
Av. Conselheiro Rosa e Silva, 1460 - Graças - Recife - PE
Sala 1310, CEP: 52.050-245
CNPJ: 13.464.170/0001-79
TEL: (81) 3243-8301
E-MAIL: chicobelo@terra.com.br

| | |
|----------------------------------|-----------------------------------|
| Desenho Técnico Giovanny Rino | Projeto HIDROSSANITÁRIO |
|----------------------------------|-----------------------------------|

| | |
|-------------------|-----------------------------|
| Local Prazeres | Contém PLANTA ISOMÉTRICA |
|-------------------|-----------------------------|

| | | |
|--|----------------|--------------------|
| Obra Instalações Hidrossanitárias da praça Prazeres | Escala ind. | Data 10/01/2020 |
|--|----------------|--------------------|

| | |
|--|-------------------|
| Resp. pelo Projeto | Desenho REV 00 |
| Engº. FRANCISCO CARLOS BELO DA SILVACREA: PE019164 | FOLHA A1 |

| |
|--|
| Proprietário MUNICÍPIO DE JABOATÃO DOS GUARARAPES |
|--|

| | | |
|---------------------------|-----------------|--------------------|
| Concessionária COMPESA | Desenho nº — | Folha nº 5 DE 6 |
|---------------------------|-----------------|--------------------|

É PROIBIDO, NA FORMA DA LEI Nº 9.610/98, A REPRODUÇÃO TOTAL OU PARCIAL DESTE DESENHO, BEM COMO SUA COMUNICAÇÃO A TERCEIROS SEM A AUTORIZAÇÃO DA FRS ENERGIA LTDA.